


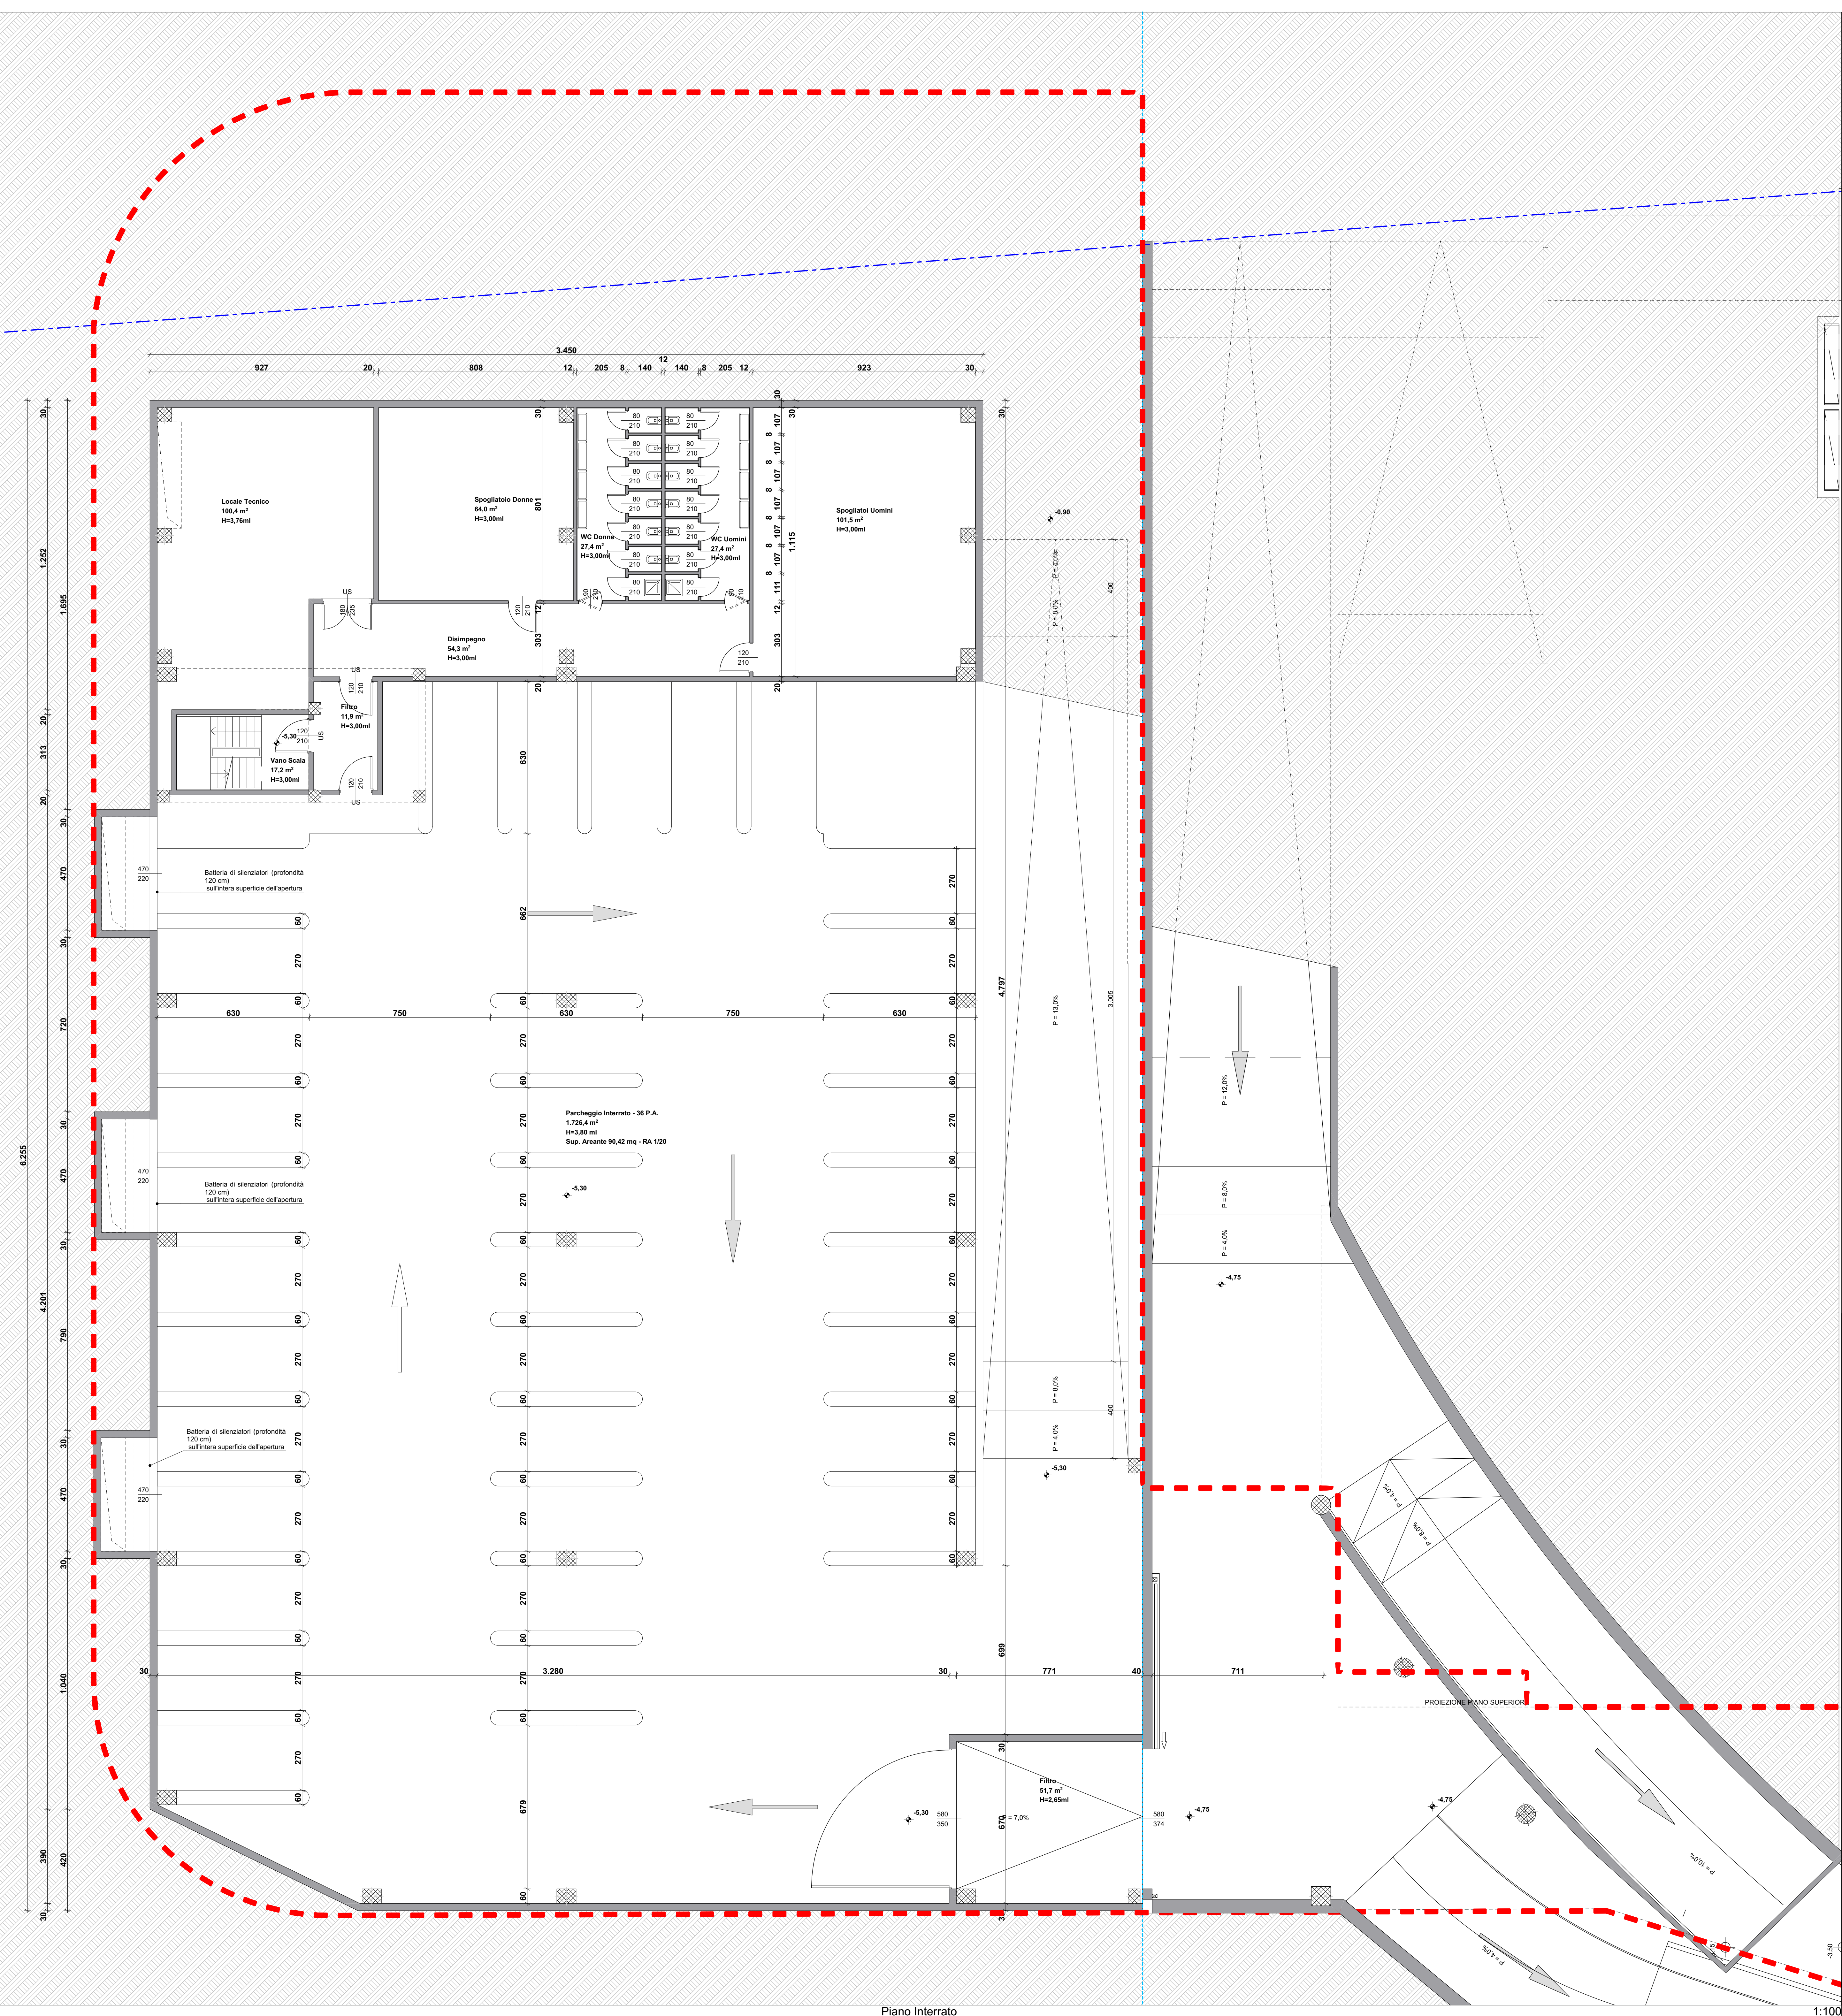

COMUNE DI BRESCIA
Provincia di Brescia

PROGETTO DI TRASFORMAZIONE
AREA EX "IDRA" - VIOLINO
UNITA' DI INTERVENTO D.1A - VIA TRIUMPLINA,43
EDIFICIO 4

PROCEDURA DI SPORTELLO UNICO PER LE ATTIVITA' PRODUTTIVE (SUAP) PER
INSEDIAMENTO DI MAGAZZINO LOGISTICO PER ATTIVITA' DI E-COMMERCE
ai sensi dell'art.8 del D.P.R. 160/2010 e dell'art. 97 della L.R. 12/2005

N. AGG.	DATA	REDATTO	APPROVATO	VERIFICATO	RAZIONE DELL'EMISSIONE
00	29/10/2021	S.D.	E.Z.	N.C.	Prima emissione

PROMOTORE E ATTUATORE DELL'INTERVENTO
ESSELUNGA S.p.a.
via Vittor Pisani, 20
20124 Milano

PROGETTAZIONE E COORDINAMENTO
AEGIS S.r.l. Cantarelli & Partners
via Rodi, 61
25124 Brescia

CONSULENTE ASPETTI GEOLOGICI
STUDIO CONTI ASSOCIATI
via Beniamini, 51
25080 Toscolano Maderno(Bs)

CONSULENTE IMPIANTI ELETTRICI
ING MICHELE CAMBANI
via Riva Desiderio, 6
25024 Lenno (Bs)

CONSULENTE PREVENZIONE INCENDI
ARCHI GIOVANNI BERLUCCHI
via Cialda, 75
20124 Brescia

CONSULENTE IMPATTO VIBRAZIONALE
STUDIO ARCHITETTO VINCENZO CURTI
via Carducci, 37
20123 Milano

CONSULENTE ACOUSTICO
STUDIO TREBESCHI
via del Castello, 1
20122 Brescia

CONSULENTE AGRONOMO
DOTT AGRONOMO GIANPIETRO BARA
via B. Sarilli, 3
25038 Lodetto di Rovato (Bs)

ELABORATO
Pianta Piano Interrato

SCALA: 1:500

LAVORO	TIPOLOGIA	PROGETTO	SETTORE	DOCUMENTO	AGGIORNAMENTO
1130	ED4	PC0	A	006	00

1^a EMISSIONE NOVEMBRE 2021 SUAP

AEGIS S.r.l. Cantarelli & Partners | C.F. e P. IVA: 03173310980 | Via Rodi 61 | 25124 Brescia | Italy | Tel +39 030 24 21 596 | info@studioaegis.it | www.studioaegis.it
Registra: come impresa di Brescia (01/10/1999) | Sistema di qualità UNI EN ISO 9001:2015 | Certificato ISO 9001:2015 | ISO 14001:2015 | A 80000
di legge il presente documento è di proprietà di AEGIS s.r.l. e non potrà essere riprodotto o trasmesso, anche parzialmente, o terzi senza una precisa autorizzazione della stessa