

Barriera acustica vegetale



Portale Ovest utilizzato dai mezzi in uscita e protetto da copertura acustica

Installazione di silenziatori nelle aperture di areazione


Pensilina profonda 4.45 mt realizzata con pannelli sandwich in lamiera, lamiera forata e materassino fonoassorbente tipo Marcegaglia PGB PWD-F

Sosta dei van con gruppi frigo funzionanti consentita solo nel periodo diurno 06/22: nelle altre fasce orarie la sosta è consentita solo al livello interrato.

Realizzazione barriera fonoassorbente al confine nord-nord-ovest composta da un tratto verticale alto 4.85 mt con tratto di 1 mt inclinato a 45 gradi verso l'interno.

Ingresso principale degli automezzi

Schermatura macchine (di modello silenziato) in copertura con pannelli sandwich in lamiera, lamiera forata e materassino fonoassorbente tipo Marcegaglia PGB PWD-F alto 4.3 m, con tratto di 1 mt inclinato a 45 gradi verso l'interno.

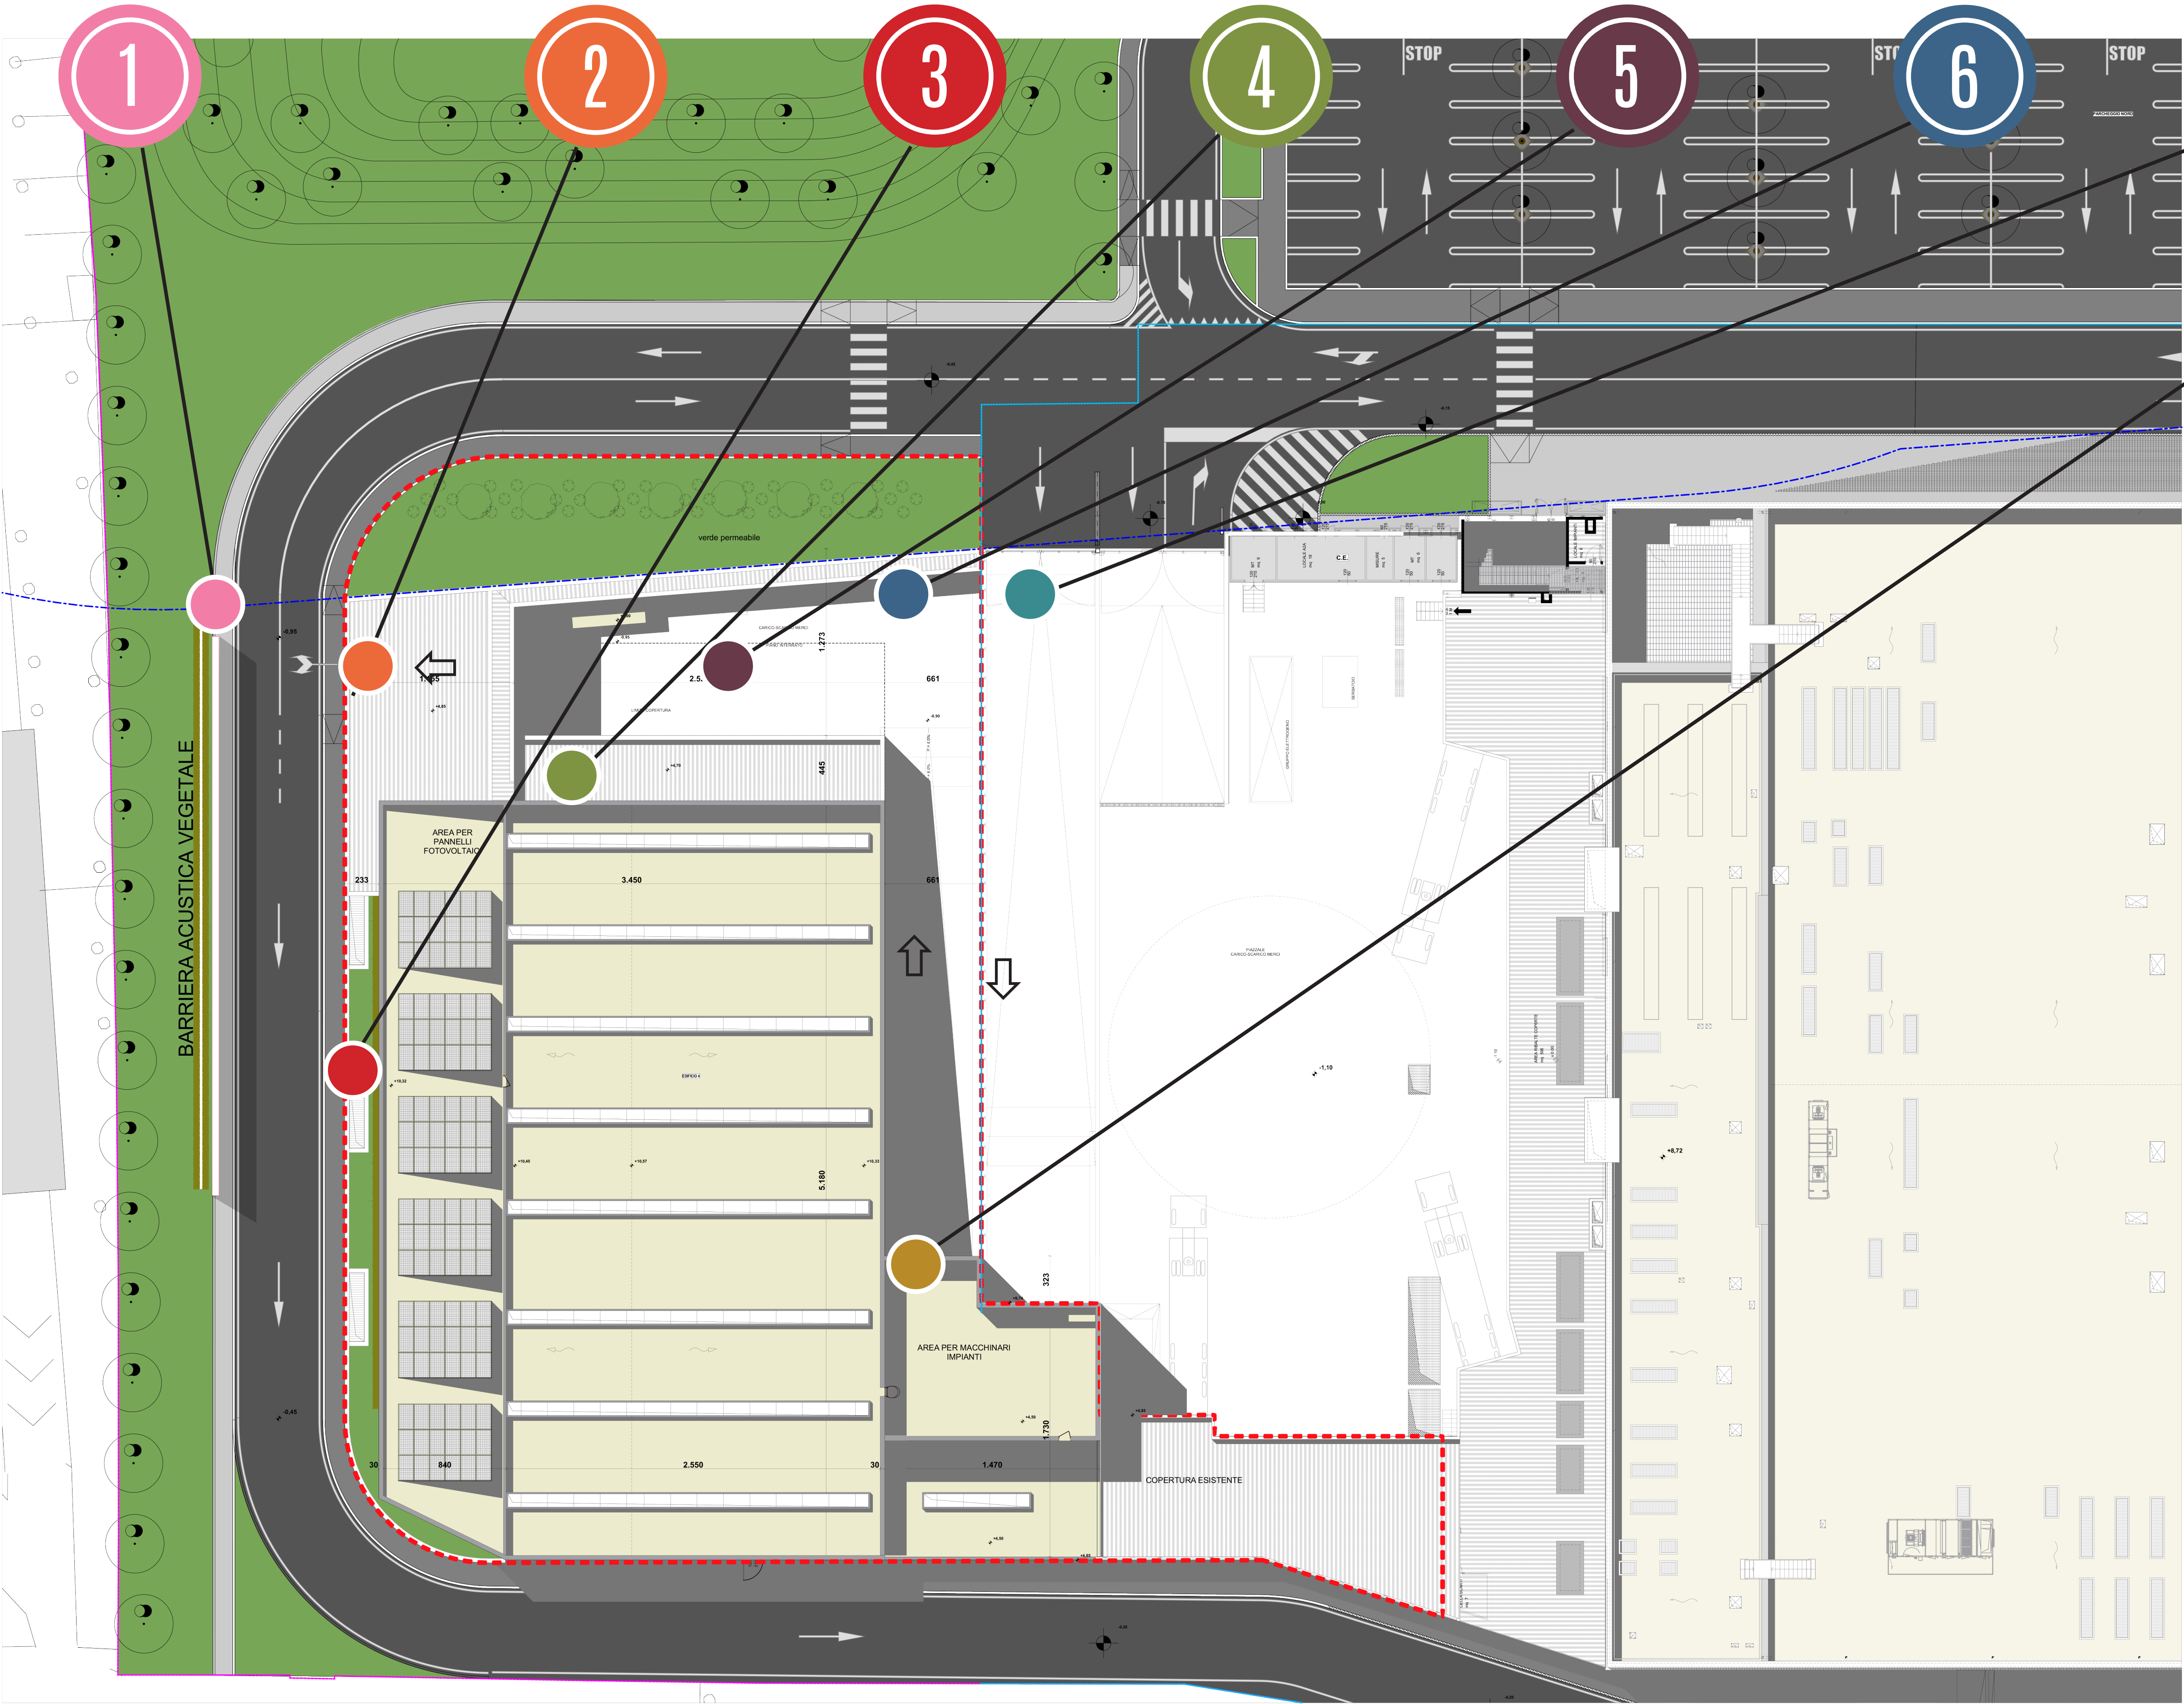

COMUNE DI BRESCIA
Provincia di Brescia

PROGETTO DI TRASFORMAZIONE
AREA EX "IDRA" - VIOLINO
UNITA' DI INTERVENTO D.1A - VIA TRIUPLINA,43
EDIFICIO 4

PROCEDURA DI SPORTELLO UNICO PER LE ATTIVITA' PRODUTTIVE (SUAP) PER
INSEDIAMENTO DI MAGAZZINO LOGISTICO PER ATTIVITA' DI E-COMMERCE
ai sensi dell'art.8 del D.P.R. 160/2010 e dell'art. 97 della L.R. 12/2005

N. AGG.	DATA	REDATTO	APPROVATO	VERIFICATO	RAZIONE DELL'EMISSIONE
00	23/11/2021	S.D.	E.Z.	N.C.	Prima emissione
PROMOTORE E ATTUATORE DELL'INTERVENTO					
ESSELUNGA S.p.a. via Vittor Pisani, 20 20124 Milano					
PROGETTAZIONE E COORDINAMENTO					
AEGIS S.r.l. Cantarelli & Partners via Rodi, 61 25124 Brescia					
CONSULENTE ASPETTI GEOLOGICI					
STUDIO CONTI ASSOCIATI via Benenati, 61 25080 Toscolano Maderno (Bs)					
CONSULENTE IMPIANTO ELETTRICO					
STUDIO ARCHITETTO VINCENZO CURTI via Carducci, 37 20123 Milano					
CONSULENTE PREVISIONE INQUADRO					
ARCH. GIOVANNI BERLUCCHI via Crella, 78 25024 Leno (Bs)					
CONSULENTE AGRONOMO					
DOTT. AGRONOMO GIANPIETRO BARA via B. Barilli, 7 25036 Lodetto di Rovato (Bs)					
ELABORATO					
Intervento di mitigazione acustica - ricepimento prescrizioni VAS					
SCALA: 1:300					
LAVORO	TIPOLOGIA	PROGETTO	SETTORE	DOCUMENTO	AGGIORNAMENTO
1130	ED4	PC0	G	014	00
1° EMISSIONE NOVEMBRE 2021 SUAP					