


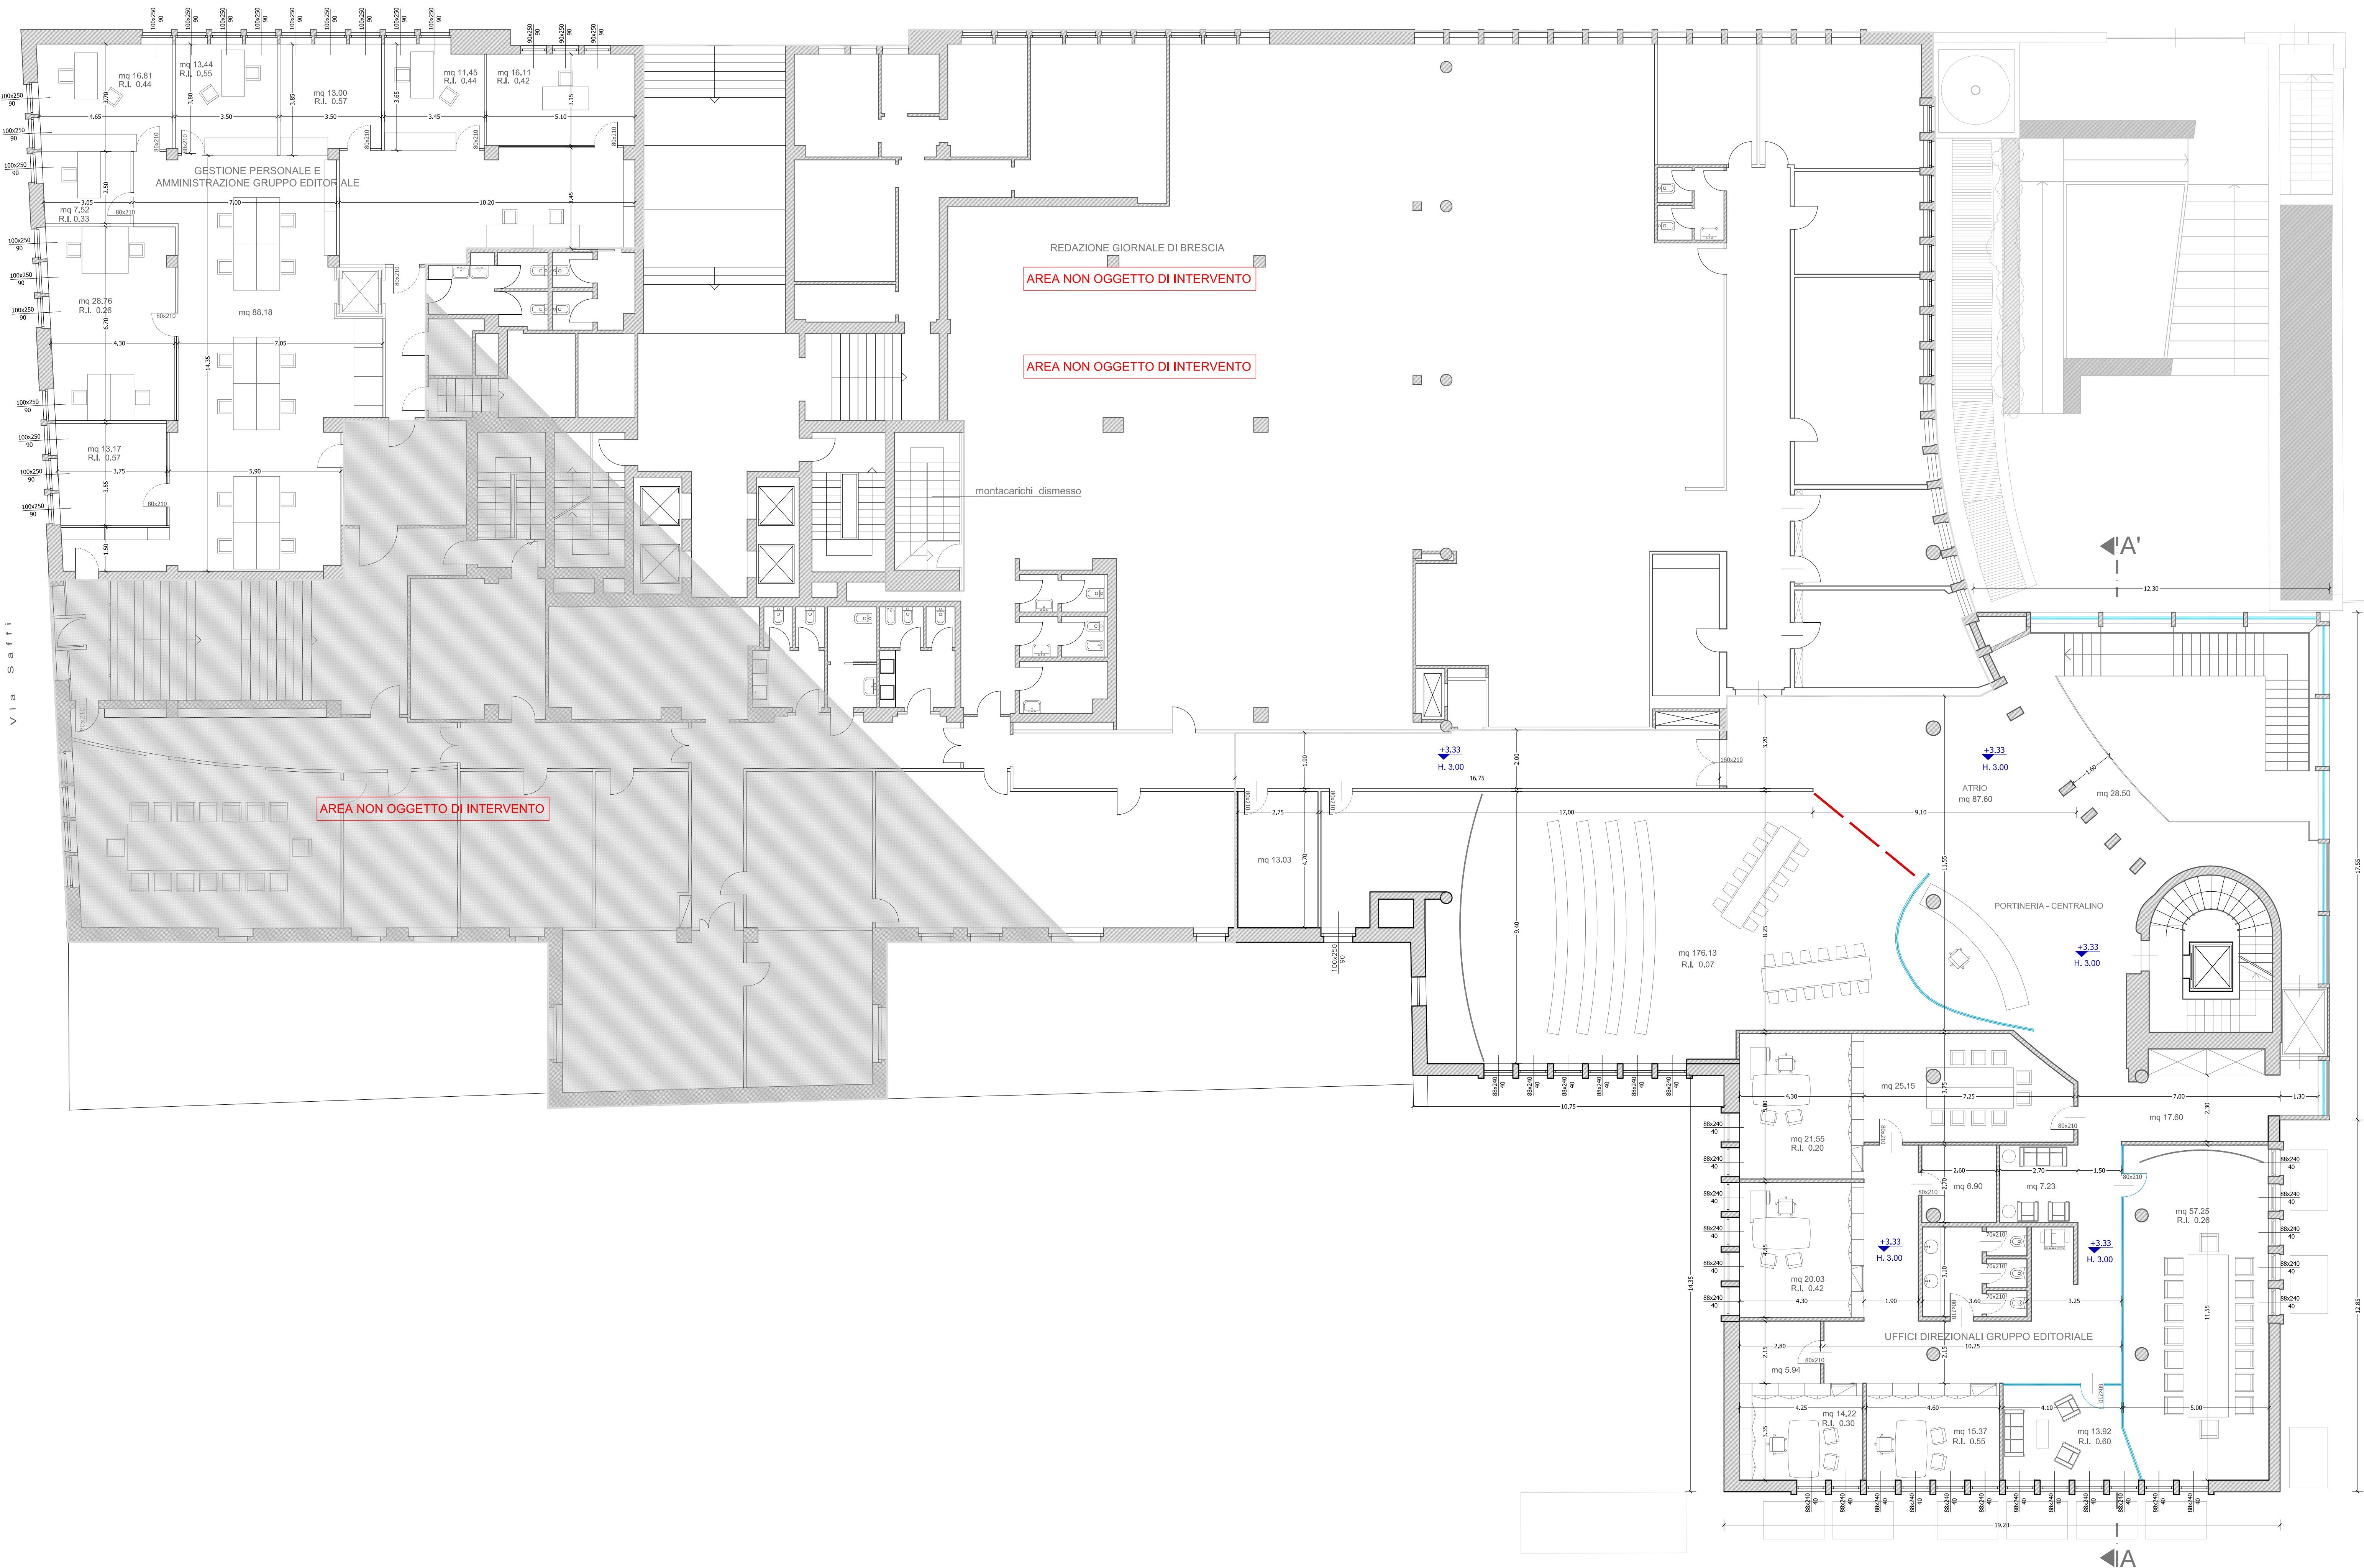

Pianta Piano Primo
scala 1:100

VERIFICA NORMATIVA IGIENICO-SANITARIA

I servizi igienici ciechi sono dotati di impianto di aspirazione forzata, che assicura un coefficiente di ricambio minimo d'aria di 12 vol/ora, in aspirazione forzata intermittente a comando

I locali destinati ad ufficio sono dotati di impianto di condizionamento che garantisce un rinnovo di aria esterna filtrata non inferiore a 2 vol/ora.

Le prese d'aria esterna dell'impianto di condizionamento sono collocate ad un'altezza di almeno mt 3 dal suolo.

La distanza tra le prese d'aria dell'impianto di condizionamento ed altre fonti di emissione garantisce la non interferenza da parte di tali emissioni sulla purezza dell'aria usata per il condizionamento.

Rapporto illuminante raggiunto con incremento d'illuminazione artificiale

DOTT. MICHELE PICCARDI
ARCHITETTO
n. 1085
ALBO ARCHITETTI DI BRESCIA

OGGIORNETTI
PIRELLA
VITALE
STUDIO
ASSOCIATO

Comune di BRESCIA
via Solferino, 22

Proprietà:
Editoriale Bresciana S.p.a.

S.U.A.P. : Riorganizzazione uffici editoriali con ampliamento volumetrico

PROGETTO

Pianta piano primo

Tavola

9

Rif. 480.09.03.14

marzo 2014